 


Stávající inženýrské sítě zakresleny pouze orientačně.
Před zahájením výkopových prací je nutné nechat všechny inženýrské sítě vytyčít příslušnou firmou.

ochranné pásmo nového zařízení NN i VN je 1m na každou stranu

Nadzemní elektropřípojka mezi PB č. 129 a SO č.p. 278 byla již fyzicky demontována, v podkladech provozovatele DS NN je však stále zakreslena. Demontáž této části není uvedena v rozpočtu stavby a je zakreslena jen pro dodatečné povolení demontáže a pro úpravu podkladů provozovatele DS NN

Napětová soustava: 3x400/230 V, 50Hz, střídavé, síť TN - C
Ochrana před úrazem elektrickým proudem: dle PNE 33 0000-1 v souladu s ČSN 33 2000-4-41 ed.2 u živých částí podle
čl. 3.2.2.1 ochrana polohou
čl. 3.2.2.2 ochrana zábranou
čl. 3.2.2.3 ochrana překážkami nebo krytím
čl. 3.2.2.4 ochrana izolací
neživých částí podle
čl. 3.3.2.5 ochrana automatickým odpojením od zdroje nadproudovými ochrannými přístroji
Vnější vlivy a stupeň ochrany krytem: dle PNE 33 0000-2 a ČSN 33 2000-1 ed.2 pro běžná vnější prostředí



Legenda


- Stávající vrchní vedení NN typu dle popisu ČEZ Distribuce, a.s. - bez úprav
- Stávající vrchní vedení NN typu dle popisu ČEZ Distribuce, a.s. - demontáž
- Nové kabelové vedení NN AYKY-J 4x25mm² správě ČEZ Distribuce, a.s. uložené v chrániče koruflex
- Nové kabelové vedení NN AYKY-J 4x25mm² správě ČEZ Distribuce, a.s. uložené v chrániče PVC s hrdly pr.110mm
- Stávající telekom. kabelové vedení ve správě Cetin a.s.
- Nadzemní vedení VO ve správě obce
- Dotčené pozemky
- Skříň rozpojovací-přípojková ČEZ Distribuce, a.s.
- Skříň elektroměrová soukromá
- Označení skříně - typ skříně
- Uzemnění
- Hranice pozemků dle KM
- Parcelní číslo pozemku
- Budovy
- Stávající oplocení
- Lampa VO
- Omezovač přepětí
- ŽB podpěrný bod vrchního vedení NN
- Transformační stanice VN/NN mimo správu ČEZ Distribuce, a.s.
- Stávající kabelové vedení VN typu dle popisu mimo správu ČEZ Distribuce, a.s. ve správě ÚK - Domov pro osoby se zdravotním postižením Brtníky, p.o.

Pokud není uvedeno v situaci jinak je kabelové vedení NN uloženo dle řezu A - A'

- nové zařízení ve správě ČEZ Distribuce, a.s.
- stávající zařízení ve správě ČEZ Distribuce, a.s. bez úprav
- stávající zařízení ve správě ČEZ Distribuce, a.s. demontované

SO 01 - přeložení vNN kabelizací
SO 02 - demontáže
celková délka trasy kNN je 59m

Vypracoval: Bc. Šišovský J.	Kreslil: Bc. Šišovský J.	Schválil: Bc. Šišovský J.		Chládek a Tintěra, a.s. Nerudova 1022/16 412 01 Litoměřice IČ 627 43 881		
Investor: ČEZ Distribuce, a.s.				Zakázka číslo: 169	Datum: 12/2018	Stupeň PD: DÚS+DPS
Stavba: IZ-12-4000656 DC_Brtníky, ppč.260/2, úprava vNN, kNN				Měřítko: 1:250		Číslo výkresu: C1
Celková situace						

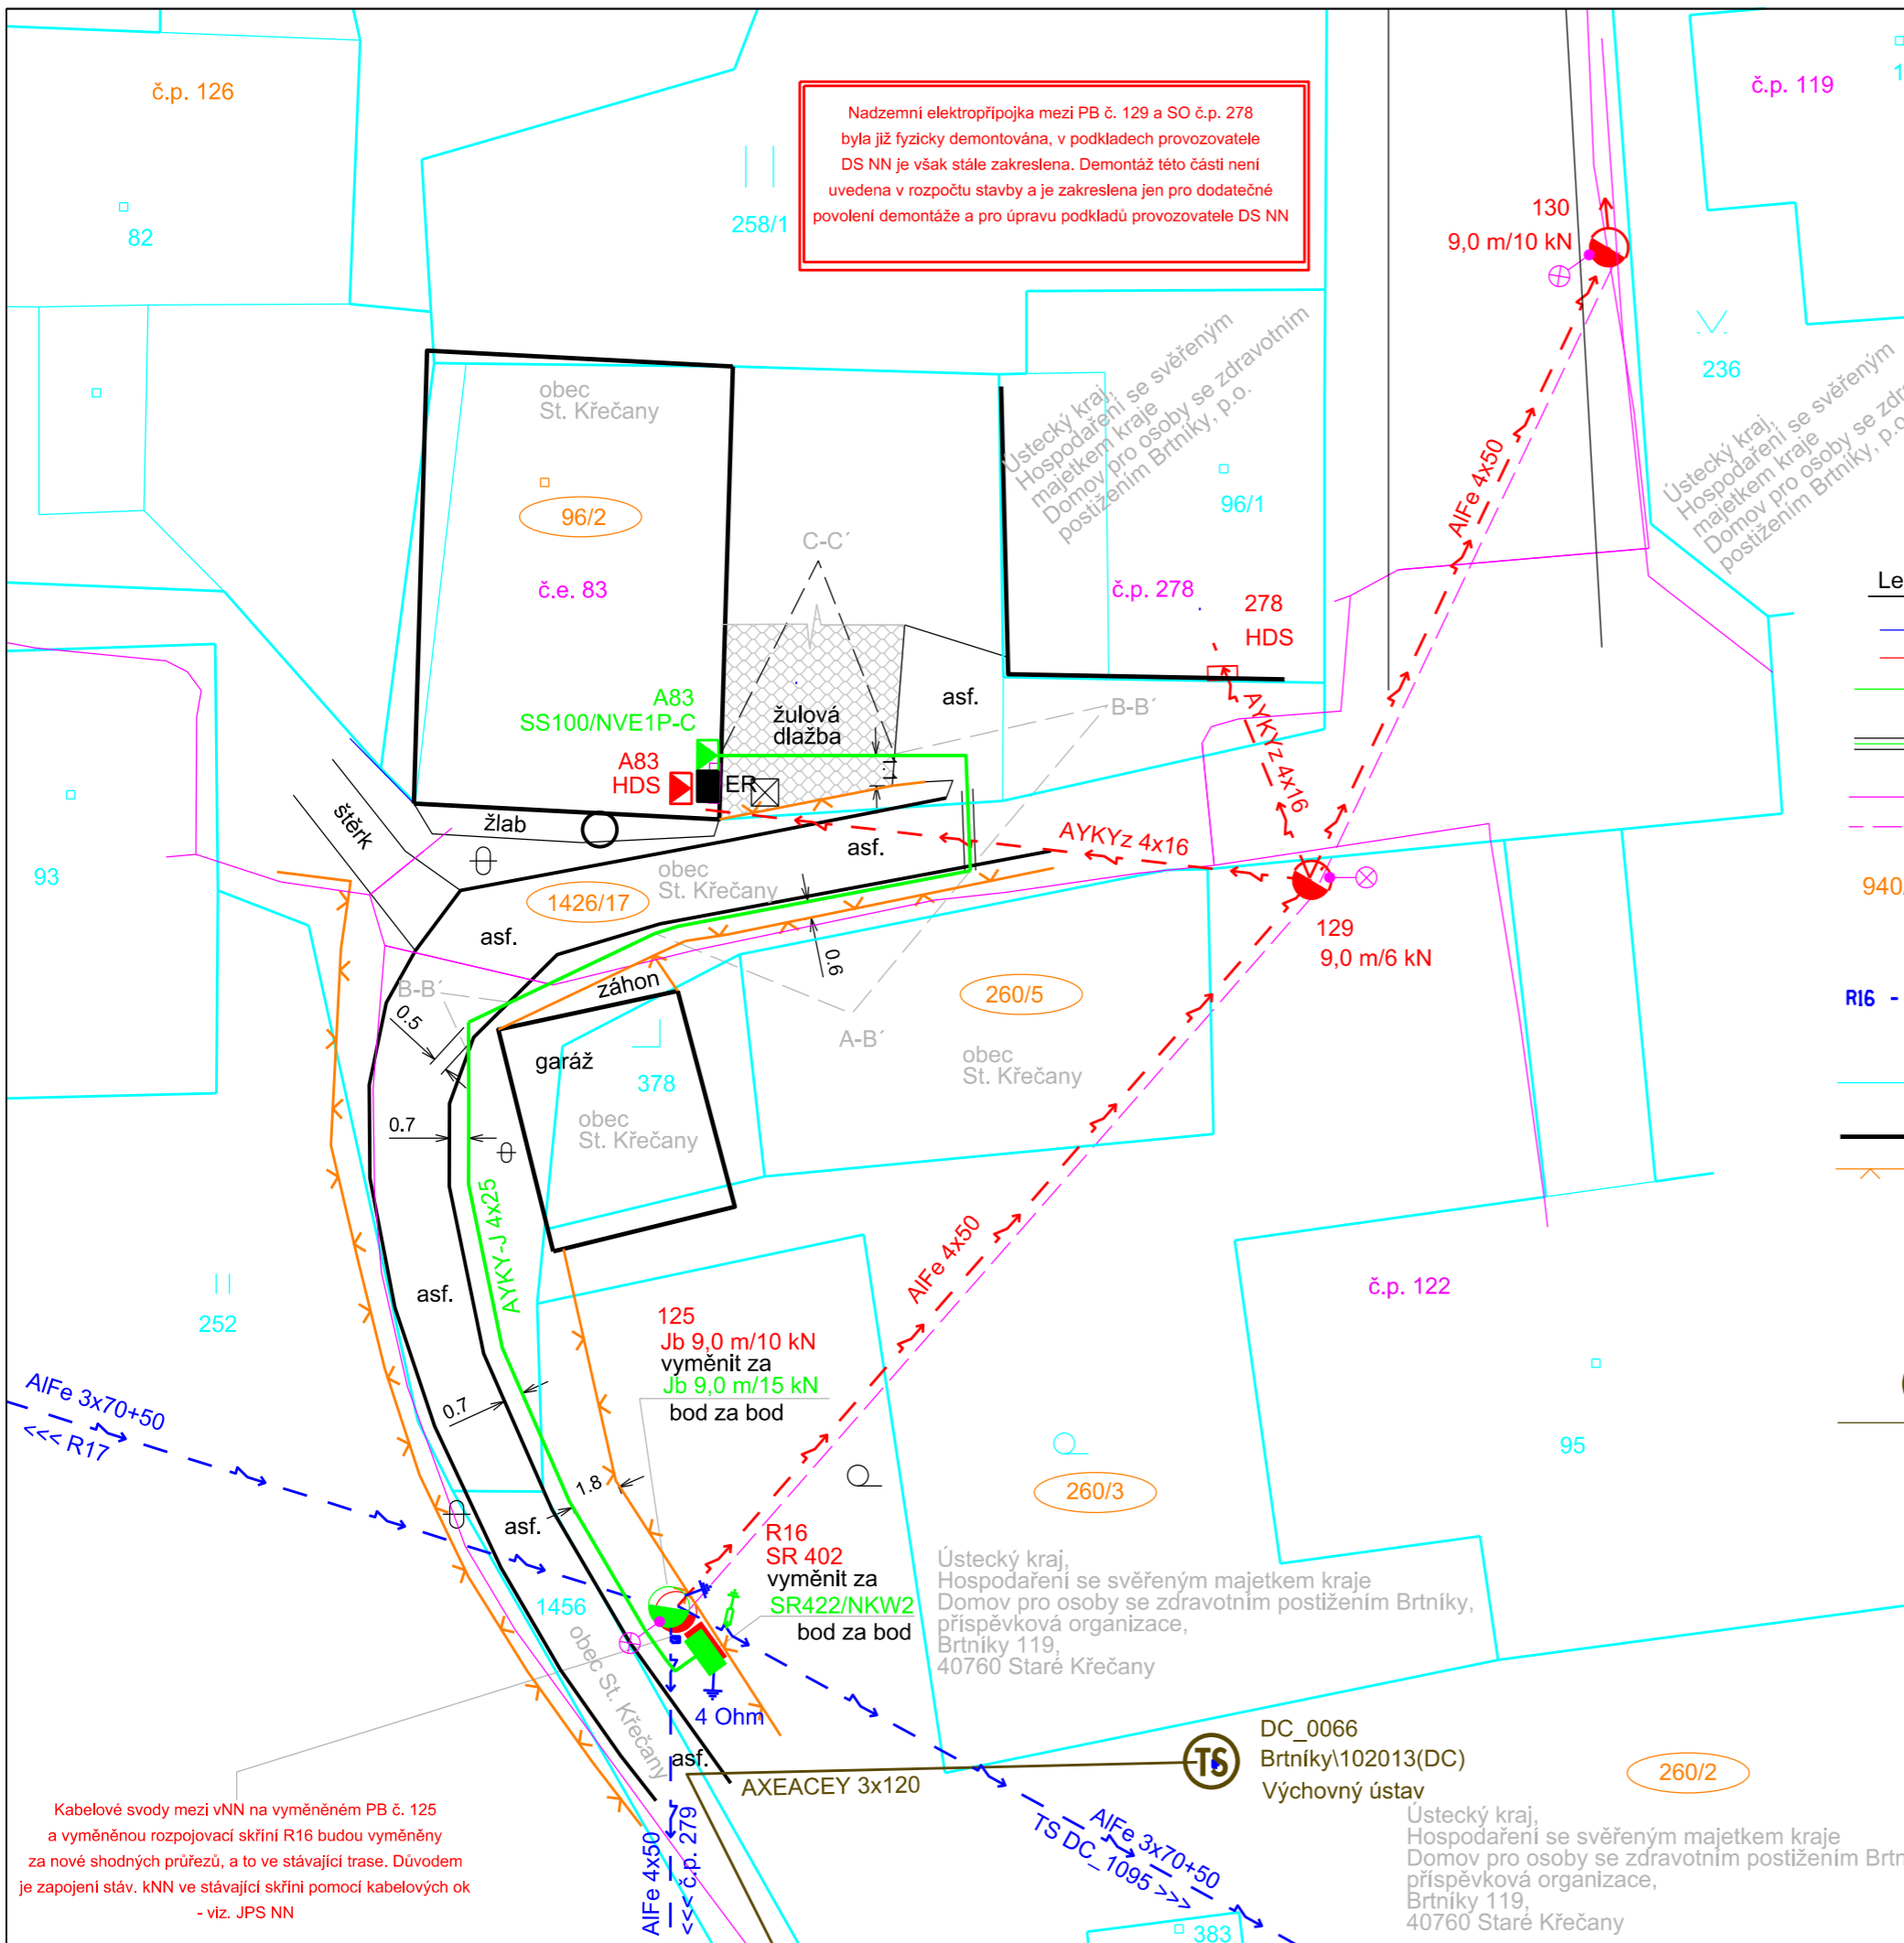

Kabelové svody mezi vNN na vyměněném PB č. 125 a vyměněnou rozpojovací skříň R16 budou vyměněny za nové shodných průřezů, a to ve stávající trase. Důvodem je zapojení stáv. kNN ve stávající skříni pomocí kabelových ok - viz. JPS NN



DC_0066
Brtníky\102013(DC)
Výchovný ústav

Ústecký kraj,
Hospodaření se svěřeným majetkem kraje
Domov pro osoby se zdravotním postižením Brtníky,
příspěvková organizace,
Brtníky 119,
40760 Staré Křečany